


排水設備等工事設計図		指定番号	第 〇 号	小松市で記入		
		住所	小松市〇〇町××番地	申請日	年 月 日	
申請者	住所	加賀市××町〇〇番地	業者名	〇〇設備	完成日	年 月 日
	申込者	上下 太郎	担当	小松 二郎	函種	申請図 竣工図
	施行場所	小松市 小馬出町〇〇番地	TEL	0761-〇〇-1111(携帯)	検査番号	年 月 日 号
			FAX	0761-◆◆-2222		

位置図

縦断表

- ・最初に白い枠に入力する
- ・適宜に変えてもいいです
- ・施設等長距離になるものは別紙縦断表に縦断計算し添付すること

平面図 縮尺 1 / 〇〇〇

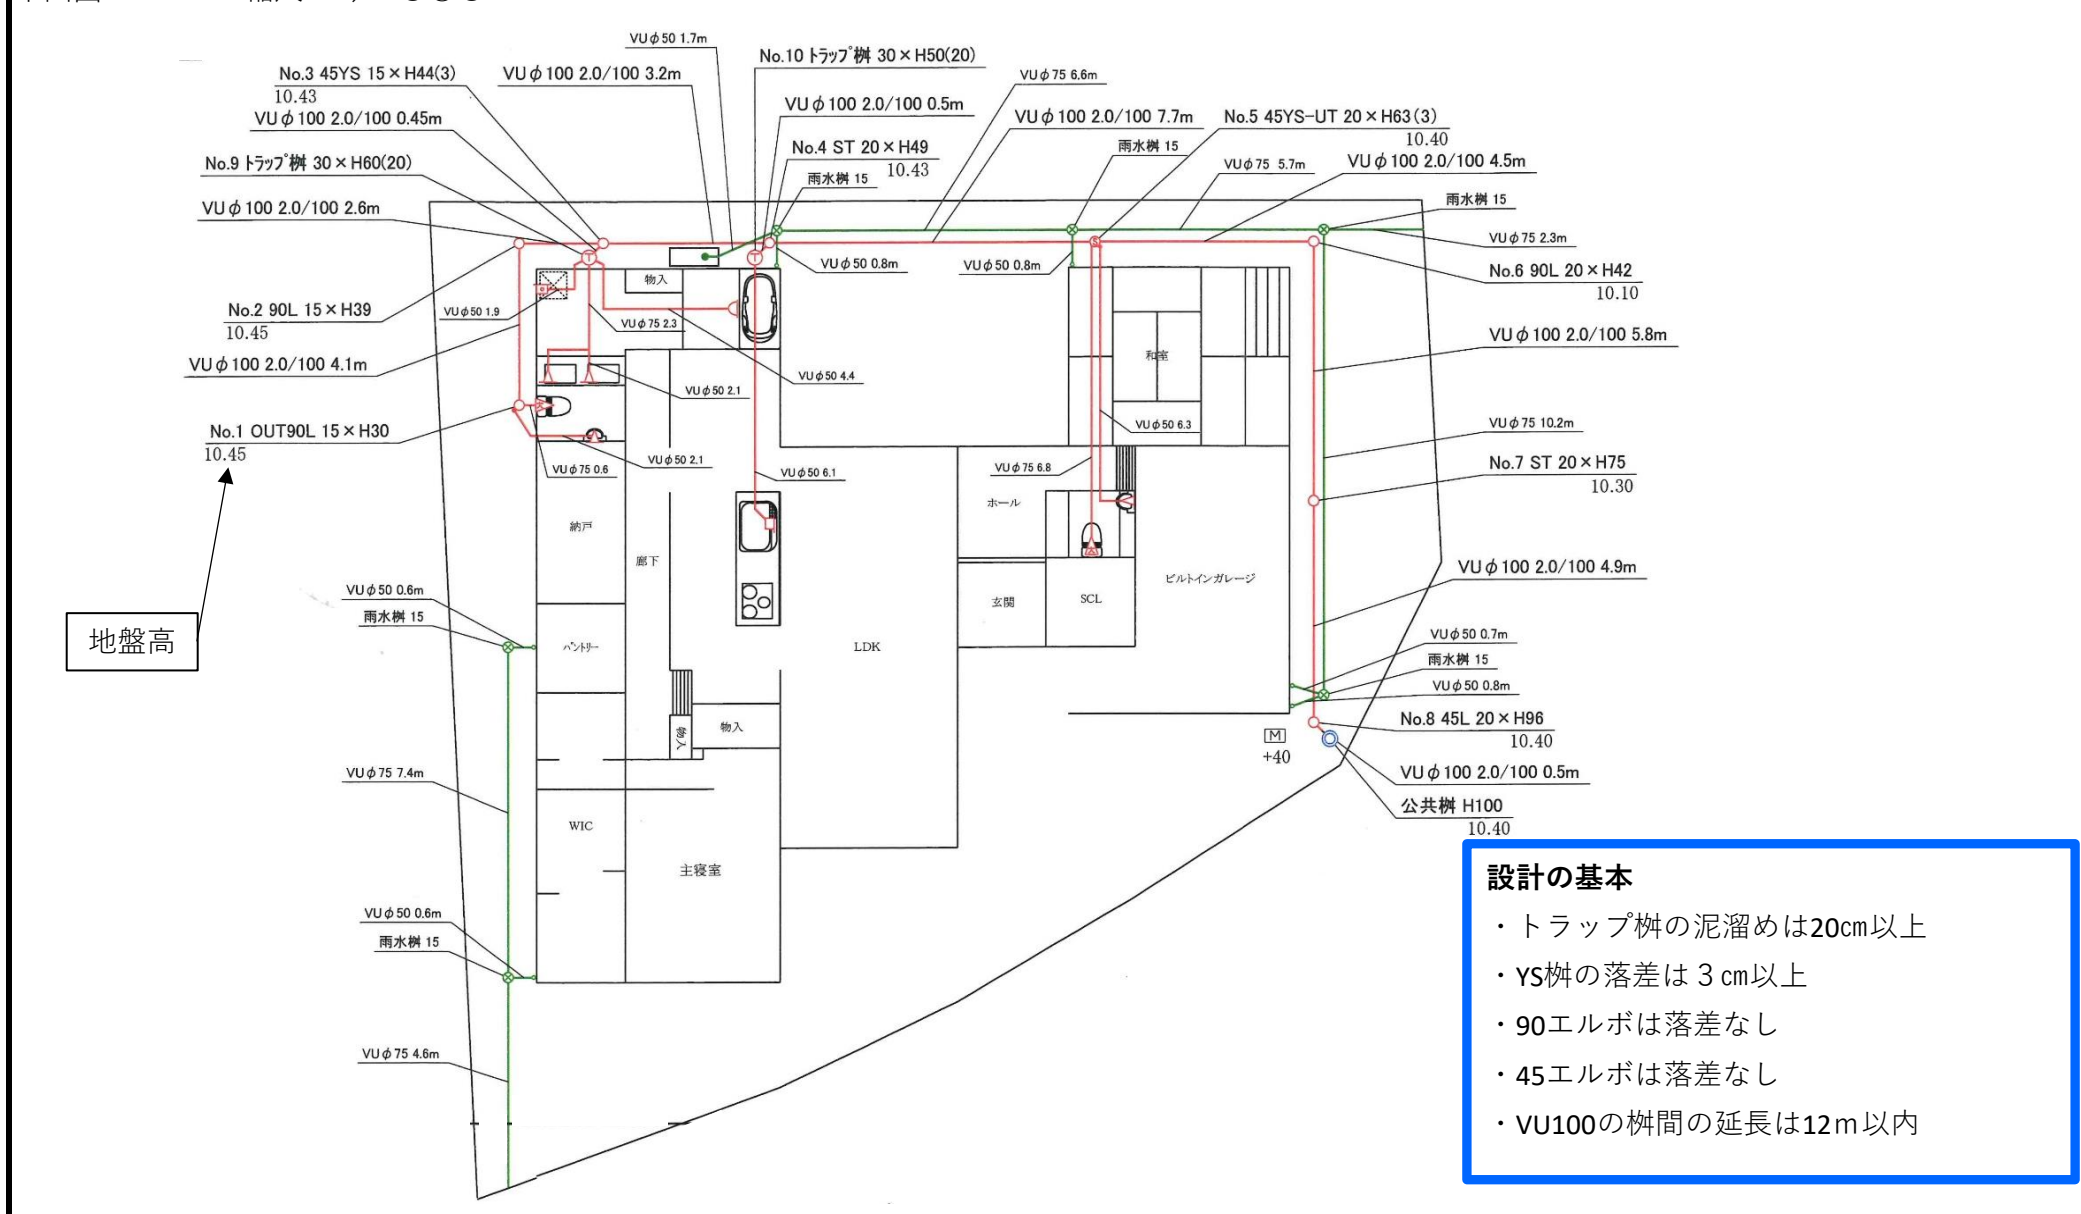

トラップ桝等で深くなる時は任意入力


最上流の上流側は「-」にする

測点	材料		地盤高	管底		距離 (桝間 m)	管径 mm	勾配 (%)
	部材	桝径 深さ		上流	下流			
No.1	90L	15 H30	10.45	-	30	-	-	-
No.2	90L	15 H39	10.45	38.2	39	4.10	100	2.00%
No.3	45YS	15 H44	10.43	42.2	44	2.60	100	2.00%
No.4	ST	20 H50	10.43	50.4	50	3.20	100	2.00%
No.5	45YS-UT	20 H63	10.40	62.4	63	7.70	100	2.00%
No.6	90L	20 H42	10.10	42.0	42	4.50	100	2.00%
No.7	ST	20 H75	10.30	73.6	75	5.80	100	2.00%
No.8	45L	20 H96	10.40	94.8	96	4.90	100	2.00%
公共桝	VU	20 H100	10.40	97.0	100	0.50	100	2.00%
系統が変わる時は1行空けること								
No.9	TP	30 H40	10.43	-	40		100	2.00%
No.3	45YS	15 H44	10.43	40.9	44	0.45	100	2.00%
No.10	TP	30 H30	10.43	-	30		100	2.00%
No.4	ST	15 H50	10.4	31.0	50	0.5	100	2.00%
合計						34.25		

設計の基本

- ・トラップ桝の泥溜めは20cm以上
- ・YS桝の落差は3cm以上
- ・90エルボは落差なし
- ・45エルボは落差なし
- ・VU100の桝間の延長は12m以内

縦断図
縮尺 (H) 1 /
縮尺 (L) 1 /

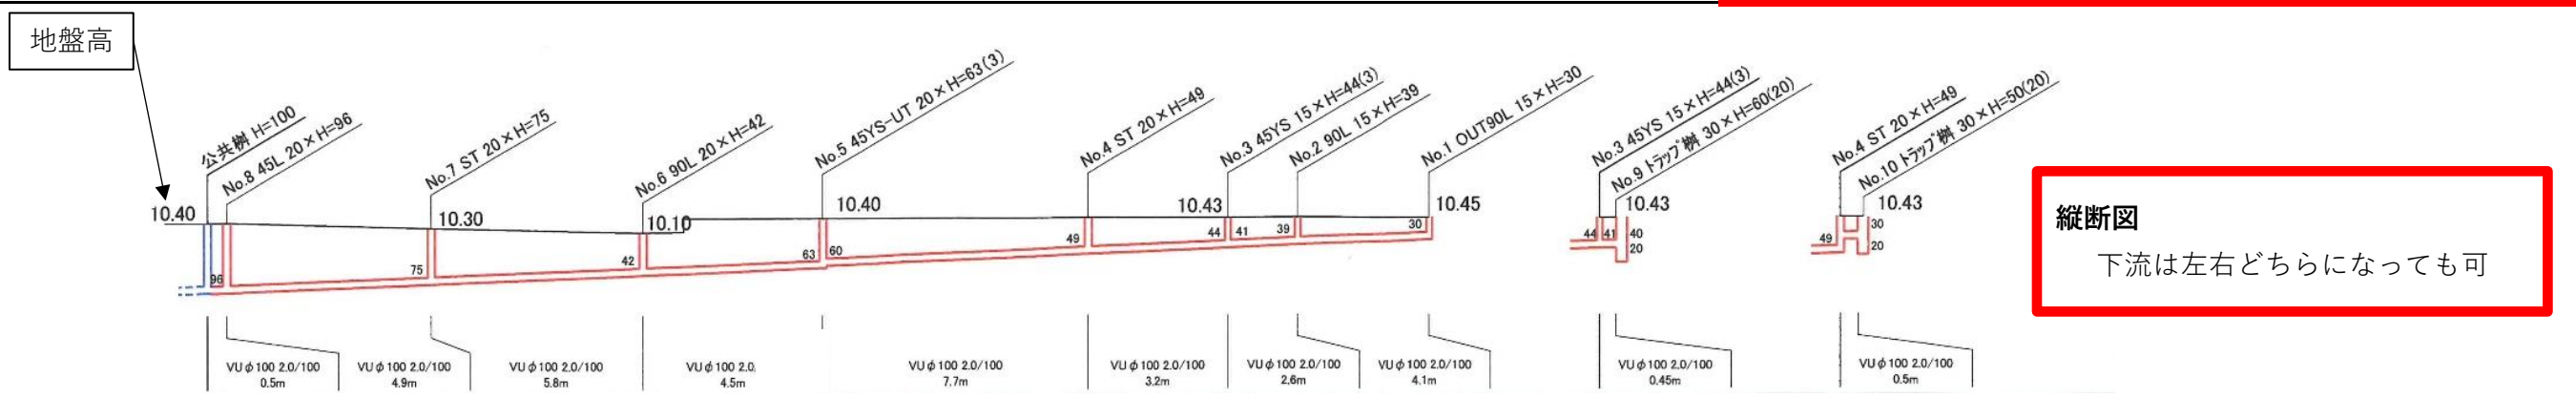

縦断図
下流は左右どちらになっても可

排水設備等工事設計図			指定業者名	指定番号	第 号	小松市で記入			位置図					
				住所		申請日	年	月				日		
申請者	住所			業者名		完成日	年	月				日		
	申込者			担当		函種	申請図					竣工図		
	施行場所			TEL			検査番号					年	月	日
				FAX										

平面図 縮尺 1/

測点	材料			地盤高	管底		距離 (柵間 m)	管径 mm	配 (%)
	部材	柵径	深さ		上流	下流			
					-		-		-
合計									

縦断図
縮尺 (H) 1/
縮尺 (L) 1/

※後日外構工事により柵の深さが変わることがあります

排水設備等工事設計図（縦断表）

指定業者 第 号

申請者		住所	
住所		業者名 担当	
氏名		TEL	
施行場所		FAX	

1 枚目

測点	材料			地盤高	管底		距離 (柵間 m)	管径 (mm)	勾配 (%)
	部材	柵径	深さ		上流	下流			
No.1	90L	15	H51	10.00	-	51.0	-		
No.2	45YS	15	H55	10.00	52.4	55.0	0.70	100	2.00%
No.3	TP	30	H59	10.00	56.2	59.0	0.60	100	2.00%
No.4	STUT	15	H70	10.00	64.2	70.0	2.60	100	2.00%
No.5	90YS	15	H74	10.00	70.6	74.0	0.30	100	2.00%
No.6	DR	20	H77	10.00	75.5	77.0	0.75	100	2.00%
No.7	VU	20	H116	10.00	77.5	116.0	0.25	100	2.00%
No.8			H0		-884.0				
No.9			H0		0.0				
No.10			H0		0.0				
No.11			H0		0.0				
No.12			H0		0.0				
No.13	DR	20	H55		0.0	55.0		100	
No.14	w	30	H100		68.5	100.0	6.75	100	2.00%
No.15			H0		100.0				
No.16			H0		0.0				
No.17			H0		0.0				
No.18			H0		0.0				
No.19			H0		0.0				
No.20			H0		0.0				
No.21			H0		0.0				
No.22			H0		0.0				
No.23			H0		0.0				
No.24			H0		0.0				
No.25			H0		0.0				
No.26			H0		0.0				
合計							12.0		

排水設備審査及び検査項目

申請者		住所	指定業者 第 号	排水設備審査	
住所	氏名	業者名	担当	審査日	令和 年 月 日
				排水設備検査	
施行場所	TEL	担当	TEL	審査日	令和 年 月 日
				確認番号 第 号	

チェック欄	合	否
1. 平面図		
枡間の距離	<input type="checkbox"/>	<input type="checkbox"/>
枡の配置状況	<input type="checkbox"/>	<input type="checkbox"/>
合理的な配管であるか	<input type="checkbox"/>	<input type="checkbox"/>
既設の配管・枡を使用する場合	<input type="checkbox"/>	<input type="checkbox"/>
誓約書を添付してあるか	<input type="checkbox"/>	<input type="checkbox"/>
既設配管の調査を行い雨水流入の誤接続が無い	<input type="checkbox"/>	<input type="checkbox"/>
土被りがあるか	<input type="checkbox"/>	<input type="checkbox"/>
2. 配水管		
管径の確認	<input type="checkbox"/>	<input type="checkbox"/>
勾配の確認	<input type="checkbox"/>	<input type="checkbox"/>
3. 汚水、雨水枡		
構造の確認【枡径φ200】	<input type="checkbox"/>	<input type="checkbox"/>
4. トラップ枡		
構造の確認【枡径φ300】	<input type="checkbox"/>	<input type="checkbox"/>
【水深20cm以上】	<input type="checkbox"/>	<input type="checkbox"/>
封水はDT+立管+キャップであるか	<input type="checkbox"/>	<input type="checkbox"/>
5. ドロップ枡		
構造の確認	<input type="checkbox"/>	<input type="checkbox"/>

チェック欄	合	否
1. 勾配の確認		
完了図面にて現場確認	<input type="checkbox"/>	<input type="checkbox"/>
2. 接続		
汚水、雨水枡誤接続確認	<input type="checkbox"/>	<input type="checkbox"/>
3. 汚水、雨水枡		
枡の設置状況	<input type="checkbox"/>	<input type="checkbox"/>
枡への接続状況（漏水）	<input type="checkbox"/>	<input type="checkbox"/>
枡の清掃確認	<input type="checkbox"/>	<input type="checkbox"/>
埋戻状況の確認	<input type="checkbox"/>	<input type="checkbox"/>
4. 配水管の状況		
管内の通り確認	<input type="checkbox"/>	<input type="checkbox"/>
管内の清掃確認	<input type="checkbox"/>	<input type="checkbox"/>
5. トラップ枡		
構造の確認【水深20cm以上】	<input type="checkbox"/>	<input type="checkbox"/>
取付口漏水確認【封水5cm以上】	<input type="checkbox"/>	<input type="checkbox"/>
トラップ枡の清掃確認	<input type="checkbox"/>	<input type="checkbox"/>
6. その他		
完成図書と同じ枡の深さか	<input type="checkbox"/>	<input type="checkbox"/>

排水設備審査（備考・指摘事項）

排水設備検査（備考・指摘事項）